


SALA GIMNASTYCZNA

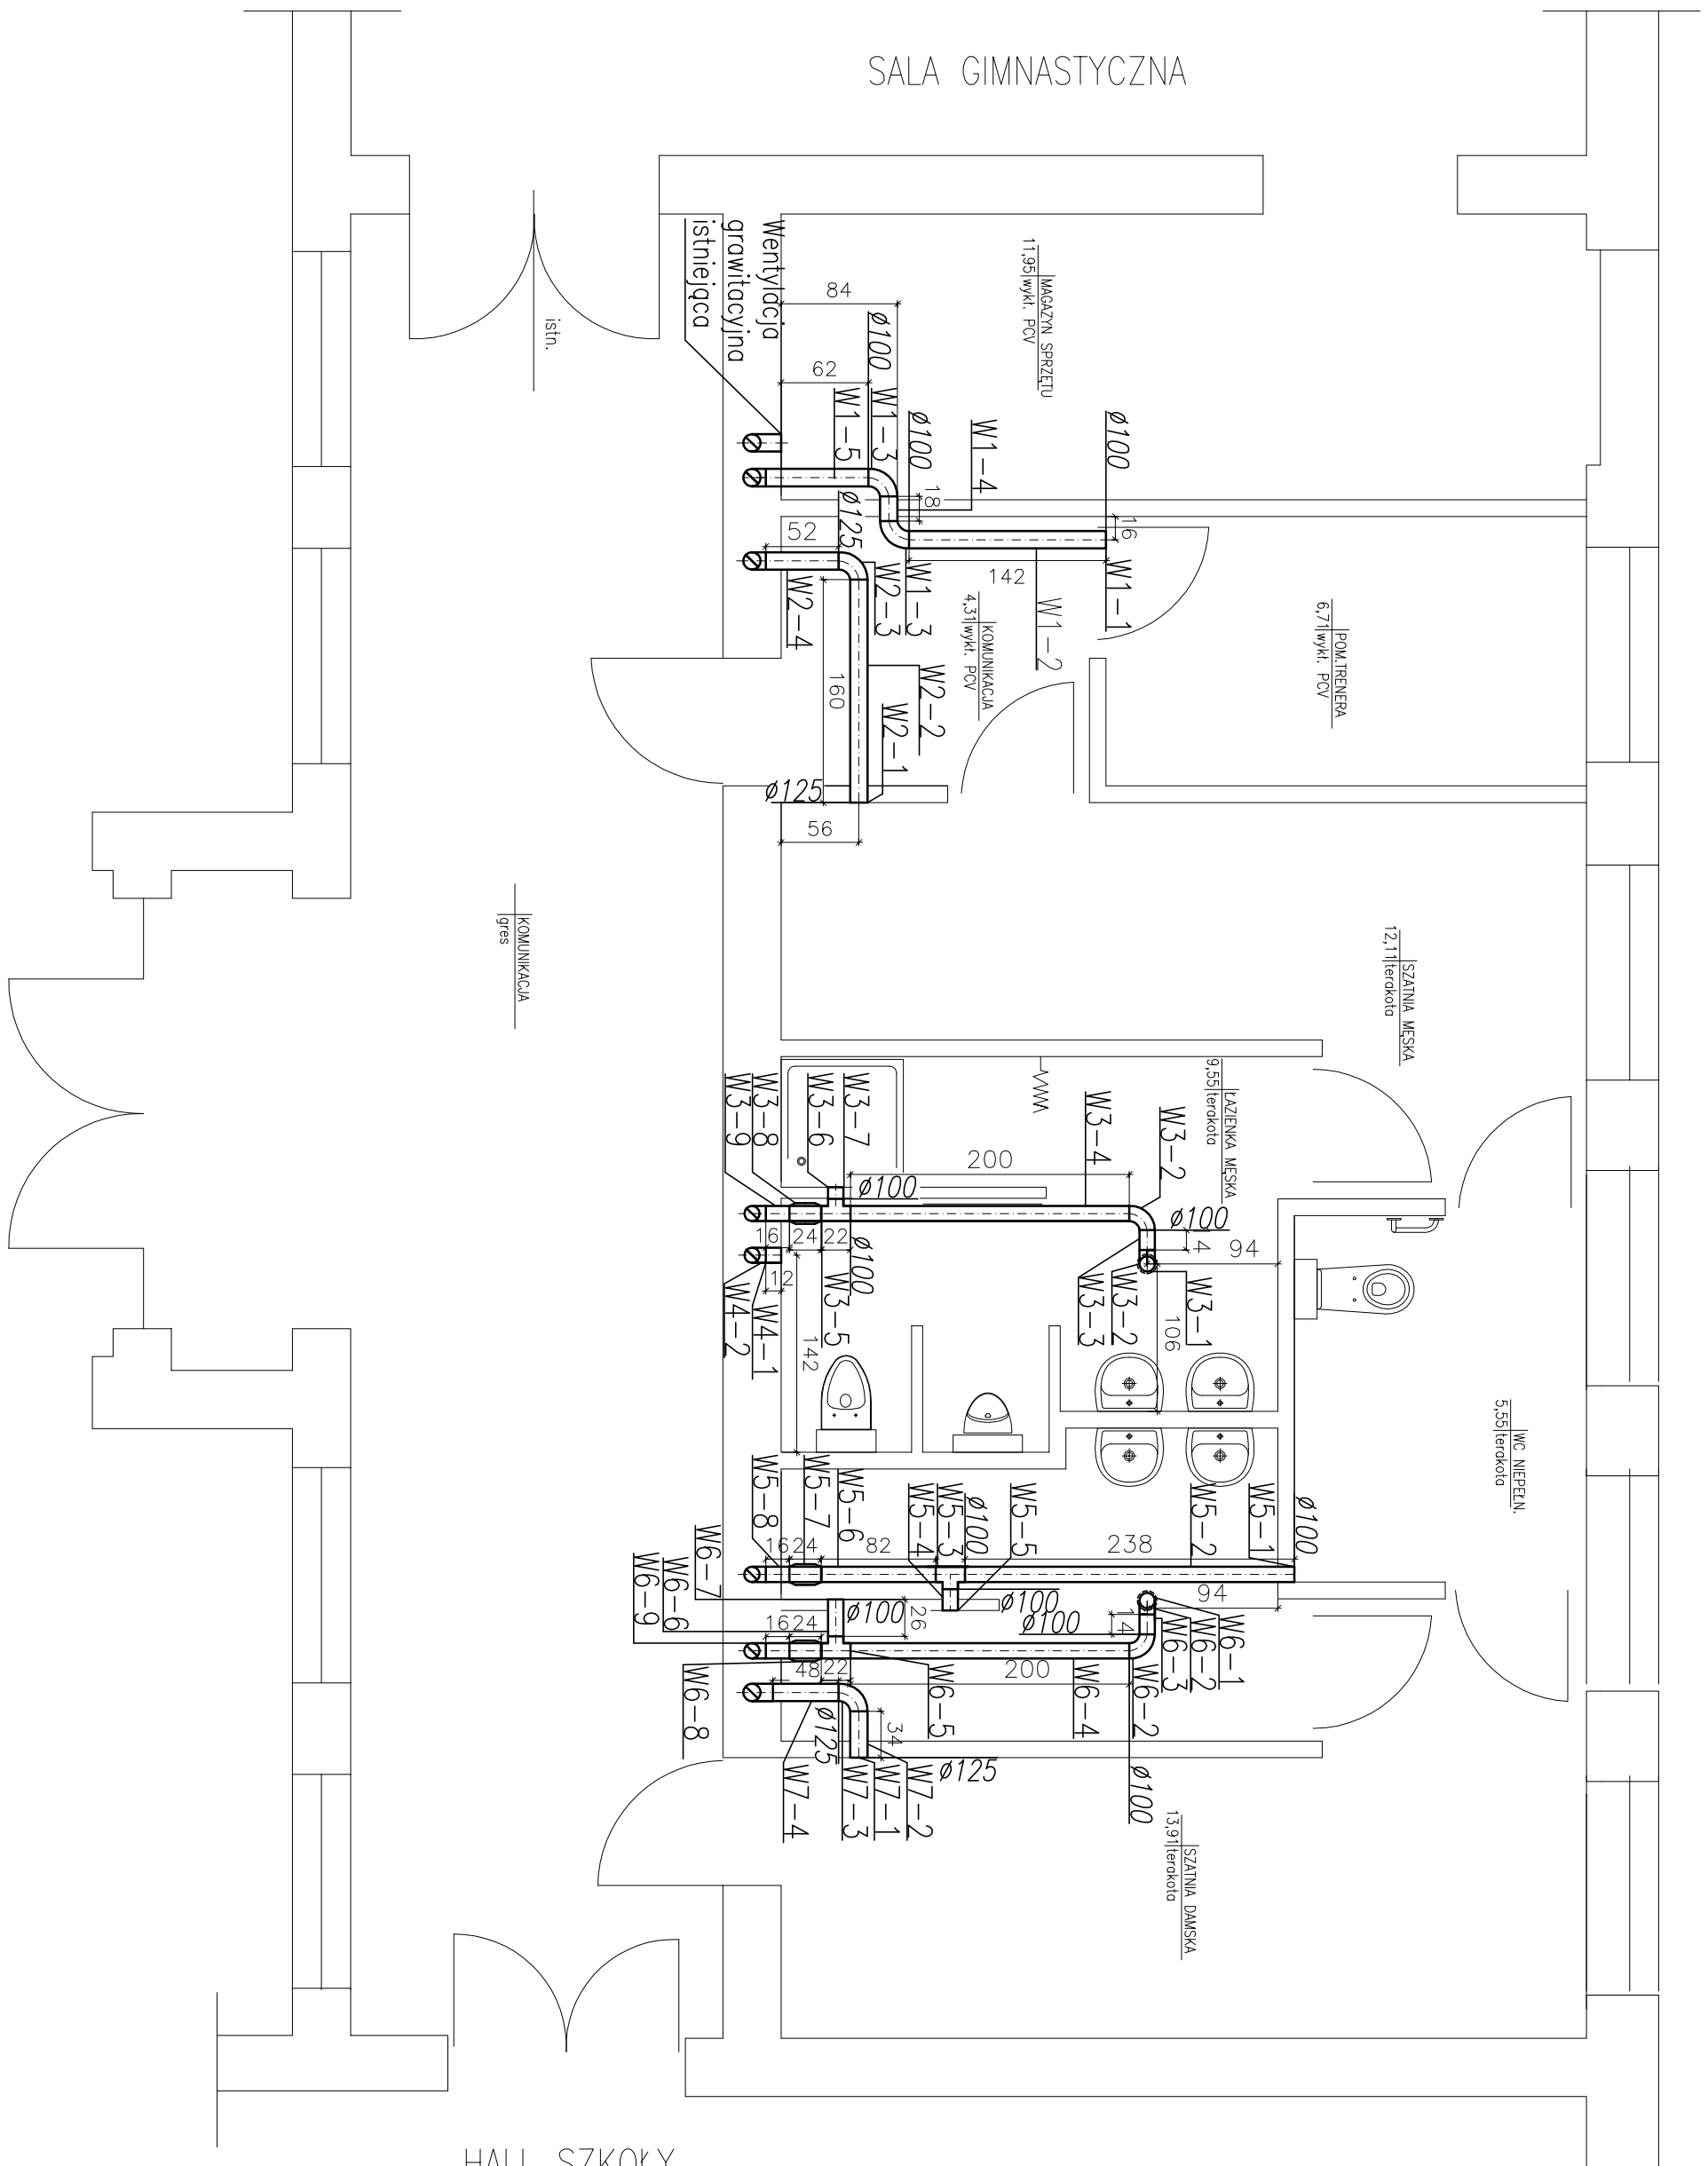

Przedsiębiorstwo "INWESTBUD" Sp. z o.o.,
58-306 Wałbrzych, ul. Jaworowa 15a

Projektant:	mgr inż. Łukasz Szpinek	82/DOŚ/08	Data: 06.2011r.
Sprawdzający:	mgr inż. Maciej Kurant	351/00/DUW	Stadium: PW
Temat:	Dostosowanie zaplecza sanitarnego dla potrzeb projektowanego kompleksu sportowego przy Szkole Podstawowej nr 3 w Ząbkowicach Śląskich w ramach programu "Moje Boisko Orlik 2012"		Skala: 1:50
Inwestor:	Gmina Ząbkowice Śląskie ul. 1-go Maja 15, 57-200 Ząbkowice Śląskie		Nr rys.:
Tytuł rys.:	ZAPLECZE SANITARNE – WENTYLACJA		9

Zastrzegam wszelkie prawa wynikające z Ustawy o prawie autorskim. Rysunek niniejszy nie może być w całości lub w części przerysowany, uzupełniany lub odstąpiony komukolwiek, bez pisemnej zgody firmy projektowej